

Souhlasné stanovisko ve smyslu § 7 odst. 1 c) a 2 b), z.č. 361/2000 Sb. a § 50 odst. 1 a 6 d), zák. č. 183/2007 Sb.

Police České republiky
Krajské policie hl. m. Prahy
Odbor dopravní a právní policie
140 00 Praha 4, Koberžesovská 2
CJ. KRPA - 15388
IČ: 2024 00003
Plk. Mgr. Jiří Dušek
Kadučí
10.01.2024 z. l. k p. Ing. Zdeněk Machy



Úřad městské části Praha 15
odbor dopravy
109 od. Praha 10, Bolovská 478/5
10-01-2024

jako výňpny bude sloužit část komunikace u vjezdů do garáží a na pozemky


jako výňpny bude sloužit část komunikace u vjezdů do garáží a na pozemky

OBEDNATEL: INVESTOR: HLAVNÍ PROJEKTANT:	Sweco Hydroprojekt a.s. Pražská vodohospodářská společnost a.s. ASTRA projekt, s.r.o. obor dopravní stavby Pod Váňšovkou 1662/1, 140 00 PRAHA 4 e-mail: astraprojekt@astraprojekt.cz TEL: 226 201 616 IČ: 242 27 620, DIČ: CZ 24227620	AUTORIZACE:	PODPIS: PODPIS:
STAVBA:	SZNR - rekonstrukce technologie ČSOV nepovolená (063), P10 Číslo investiční akce 19C8400	ČÍSLO ZÁKLADY: DATUM DOKONČENÍ: STUPĚN DOKUMENTACE: RDS	ČÍSLO KOPIE: 1
PRÍLOHA:	Dopravné inženýrské opatření Situace rozmístění DZ č. B28 před zahájením stavby	MĚŘÍTKO: 1 : 1000 FORMÁT: A4	ČÍSLO PRÍLOHY: 1.



OBEDNATEL: Sweco Hydroprojekt a.s.		AUTORIZACE	
INVESTOR: Pražská vodohospodářská společnost a.s.		 PODPIS:	
HLAVNÍ PROJEKTANT  ASTRA projekt, s.r.o. obecní úřad Pod Věšňovkou 1662/1, 140 00 PRAHA 4 e-mail: astroprojekt@astroprojekt.cz TEL.: 226 201 616 IČ: 242 27 820, DIČ: CZ 242 27 820		PODPIS: Ing. Vít Pluhař Pavel Vodásek	
HLAVNÍ INŽENÝR PROJEKTU:		ČÍSLO ZNÁMKY:	ČÍSLO KOPIE:
PROJEKTANT ČÁSTI PD:		DATUM DOKONČENÍ: Sípěn 2023 STUPĚŇ DOKUMENTACE: RDS	1
STAVBA:		MĚRÍTKO: 1:700 FORMÁT: A4	ČÍSLO PŘÍLOHY: 5.
PŘÍLOHA:		SZNR - rekonstrukce technologie ČSOV nepovolená (063), P10 Číslo investiční akce 19C8400	
Dopravné inženýrské opatření Šířší dopravní vztahy - staveništní doprava - situace			


Výjimky na registrační známku vozidla nelze vydat.
 Vozidla se budou sřídát. Řidiči bude vybaven kópii
 rozhodnutí poskytnutou zhotovitelem stavby.

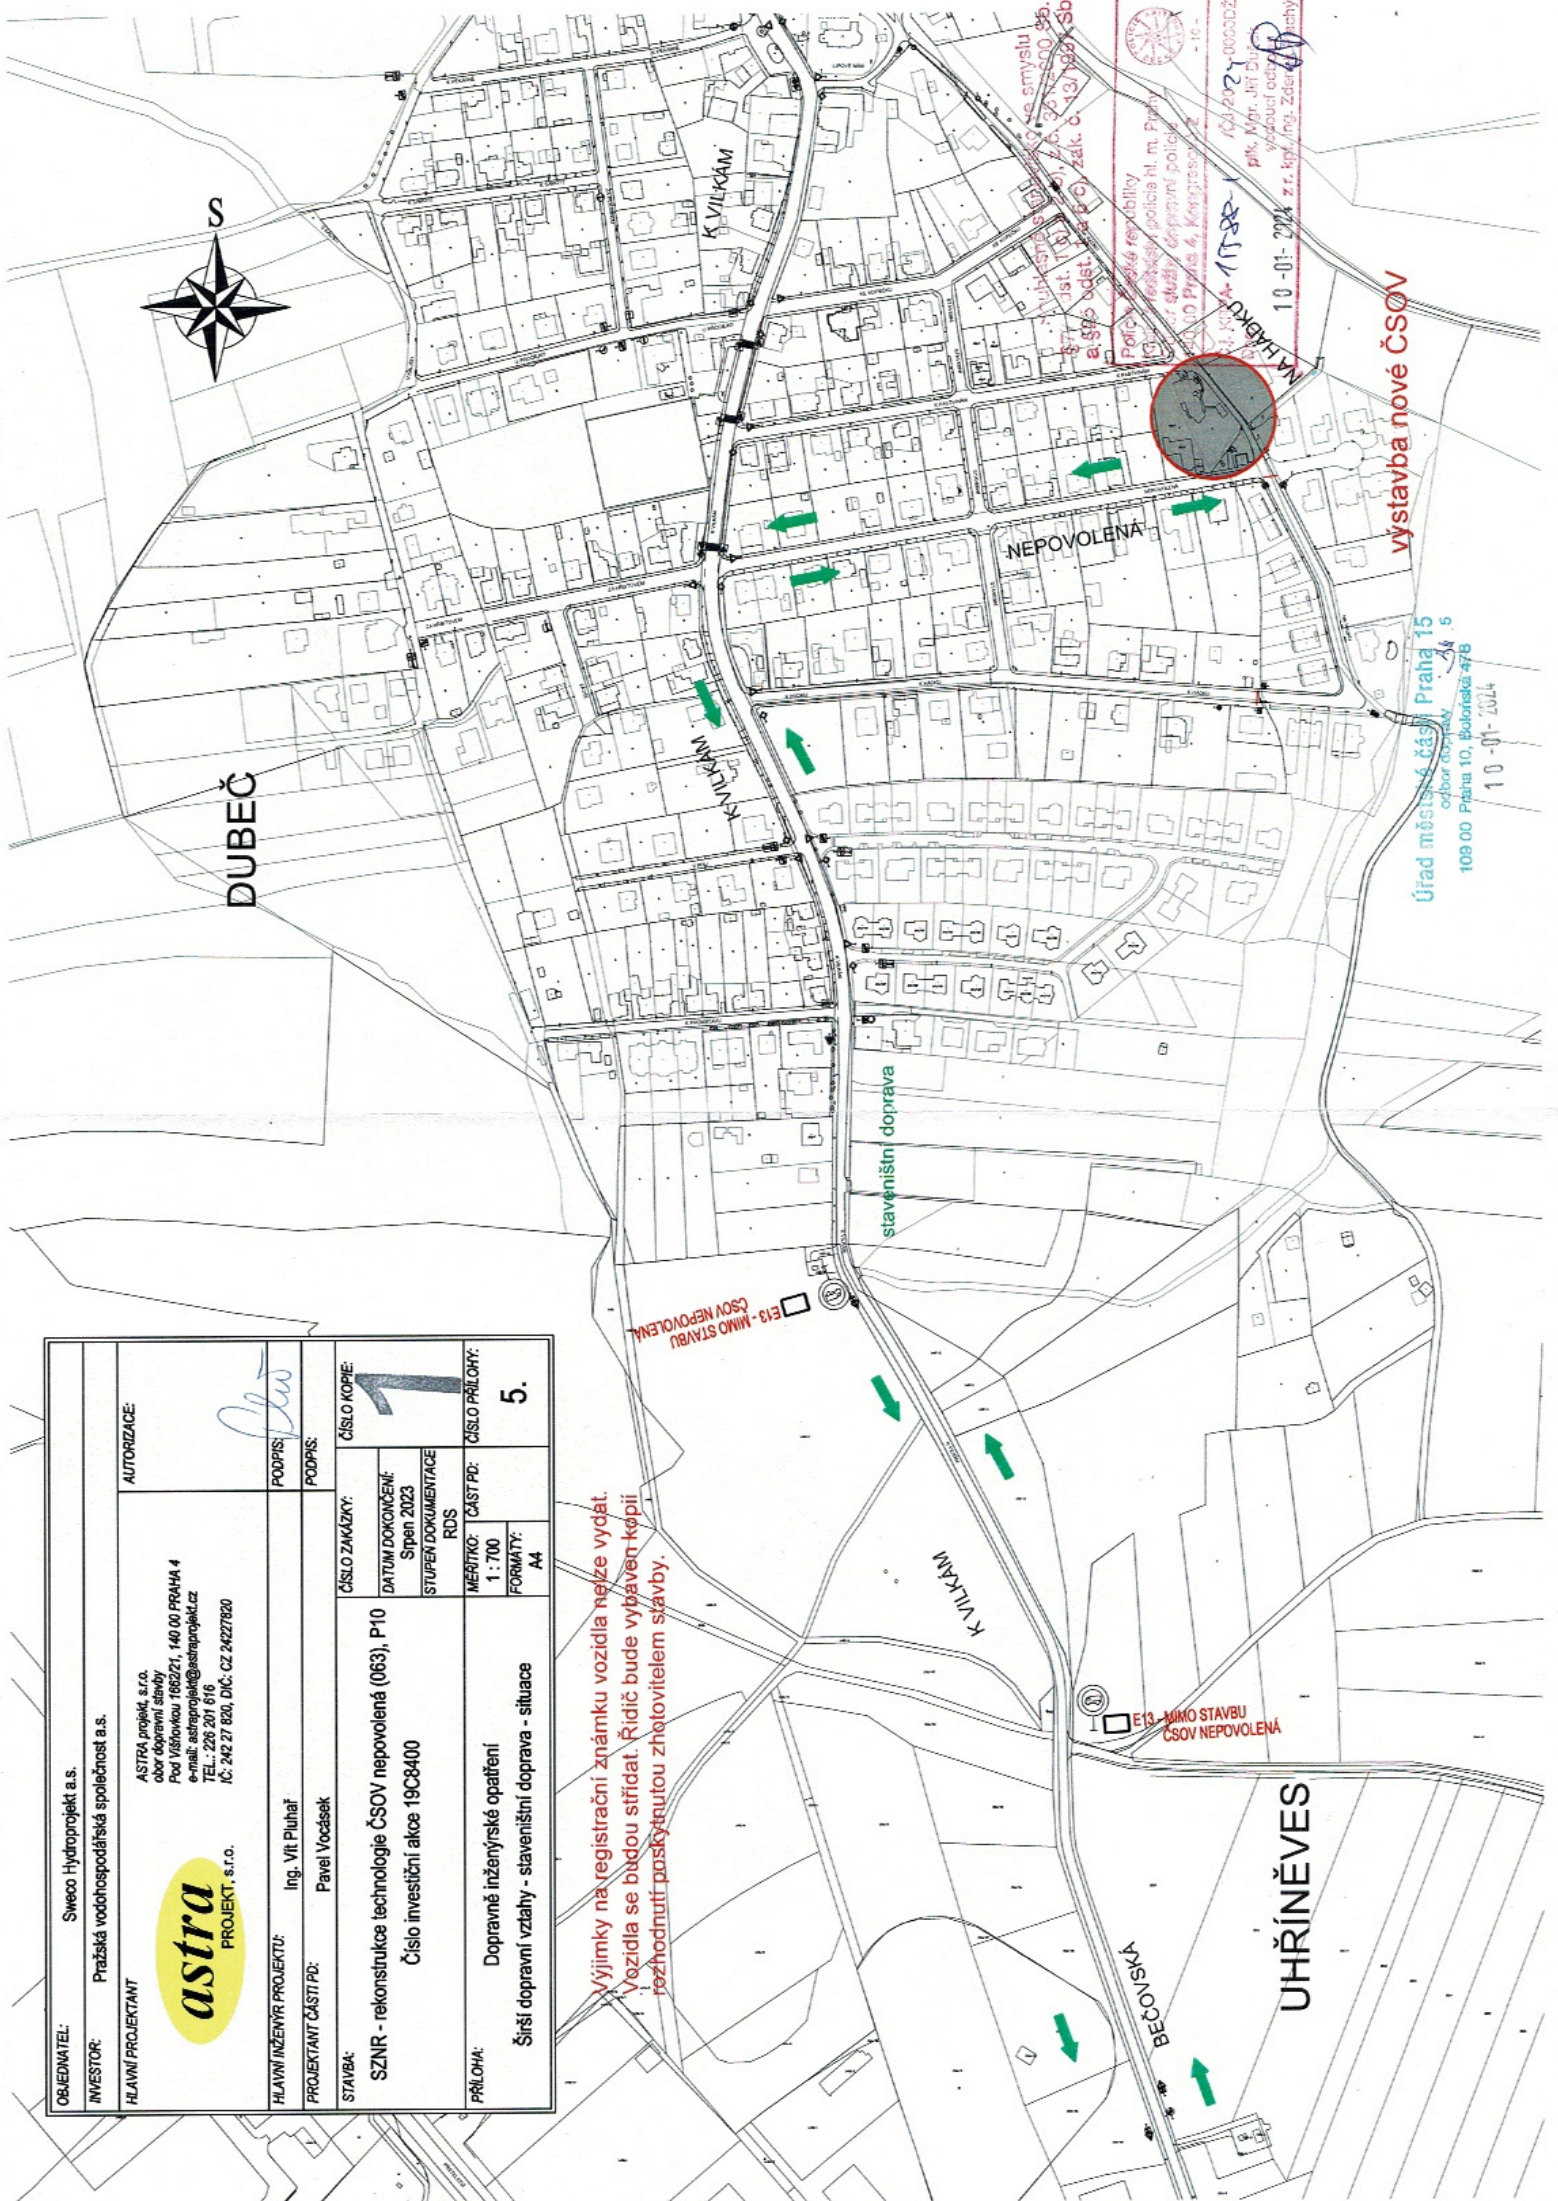

výstavba nové ČSOV

Úřad městské části Praha 15
 odbor dopravy
 109 00 Plána 10, Bělohorská 47B
 10 01 2024

Policie České republiky
 Úřad městské části Praha 15
 10 01 2024
 z r. kř. Ing. Zdeněk Čechy

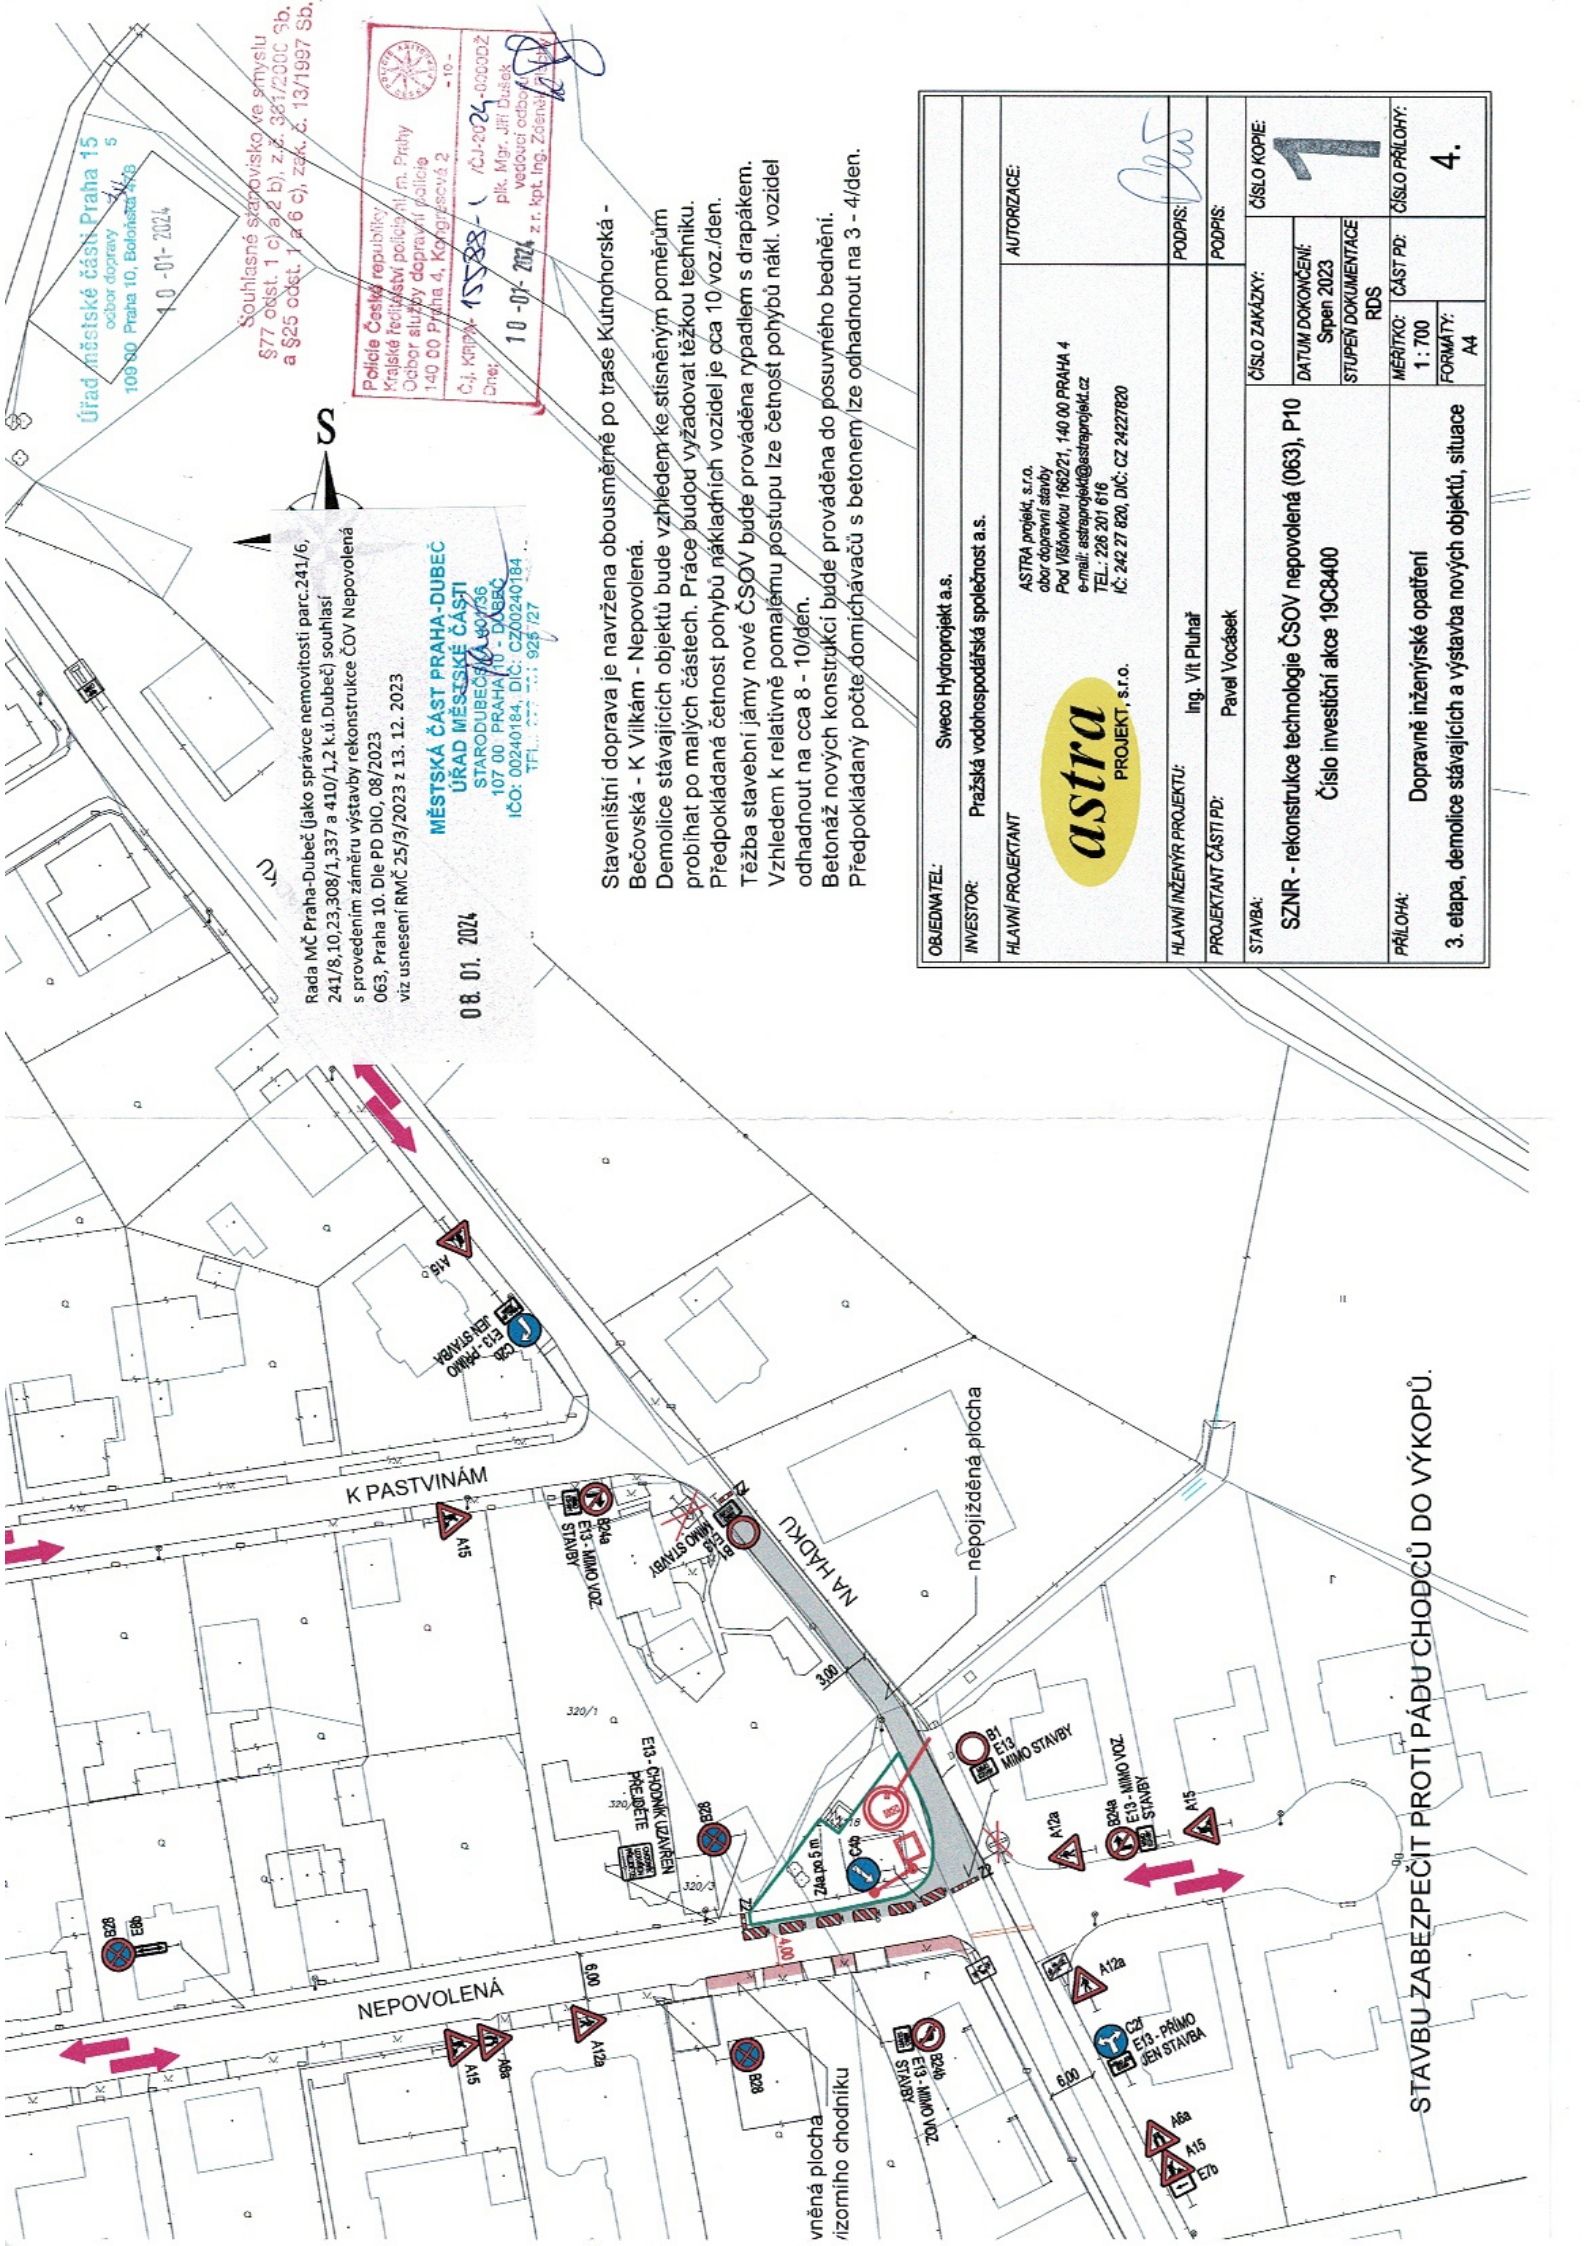

úřad městské části Praha 15
odbor dopravy
109 00 Praha 10, Bobovská 4/8
10-01-2024

Souhlasné starostovské přizvání
\$77 odst. 1 c) a 2 b), z.č. 325/2000 Sb.
a \$25 odst. 1 a 6 c), z.č. 13/1997 Sb.

Police České republiky
Krajské ředitelství policie hl.m. Prahy
Odbor služby dopravní policie
140 00 Praha 4, Korymbořská 2
Č.j. Krajsp. 15588-1 / OJ-2024-0000D2
10-07-2024 z. r. kpt. Ing. Zdeněk
plk. Mgr. Jiří Dušek
vedoucí odboru

Rada MČ Praha-Dubec (jako správce nemovitosti parc.241/6,
241/8, 10,23,308/1,337 a 410/1,2, k.ú.Dubec) souhlasí
s provedením záměru výstavby rekonstrukce ČOV Nepovolena
063, Praha 10. Dle PD DIO. 08/2023
viz usnesení RMČ 25/3/2023 z 13. 12. 2023

MĚSTSKÁ ČÁST PRAHA-DUBEC
ÚŘAD MĚSTSKÉ ČÁSTI
STARODUBECKÝ 400/336
107 00 PRAHA 10 - DUBEC
IČO: 00240184, DIČ: CZ00240184
TEL.: 222 925 127

08. 01. 2024

Staveništní doprava je navržena obousměrně po trase Kutnohorská -
Bečovská - K Vílkám - Nepovolena.
Demolice stávajících objektů bude vzhledem ke stísněným poměrům
probíhat po malých částech. Práce budou vyžadovat těžkou techniku.
Předpokládaná četnost pohybů nákladních vozidel je cca 10 voz./den.
Těžba stavební jámy nové ČSOV bude prováděna rypadlem s drapákem.
Vzhledem k relativně pomalému postupu lze četnost pohybů nákl. vozidel
odhadnout na cca 8 - 10/den.
Betónáž nových konstrukcí bude prováděna do posuvného bednění.
Předpokládaný počet domíchávaců s betonem lze odhadnout na 3 - 4/den.

OBJEDMATEL:	Sweco Hydroprojekt a.s.	AUTORIZACE:	
INVESTOR:	Pražská vodohospodářská společnost a.s.		
HLAVNÍ PROJEKTANT:	ASTRA projekt, s.r.o. odbor dopravní stavby Pod Věšňovkou 166221, 140 00 PRAHA 4 e-mail: astraprojekt@astraprojekt.cz TEL.: 226 201 616 IČ: 242 27 820, DIČ: CZ 24227820	PODPIS:	
HLAVNÍ INŽENÝR PROJEKTU:	Ing. Vít Pluhař	PODPIS:	
PROJEKTANT ČÁSTI PD:	Pavel Vocásek	ČÍSLO ZAKÁZKY:	
STAVBA:	SZNR - rekonstrukce technologie ČSOV nepovolena (063), P10 Číslo investiční akce 19C8400	ČÍSLO KOPIE:	1
PŘÍLOHA:	Dopravně inženýrské opatření 3. etapa, demolice stávajících a výstavba nových objektů, situace	DATUM DOKONČENÍ:	Srpen 2023
		STUPĚŇ DOKUMENTACE:	RDS
		MĚŘÍTKO:	ČÁST PD: 1 : 700
		FORMÁT:	A4
		ČÍSLO PŘÍLOHY:	4.

STAVBU ZABEZPEČIT PROTI PÁDU CHODCŮ DO VÝKOPŮ.